


平面図 S=1:500

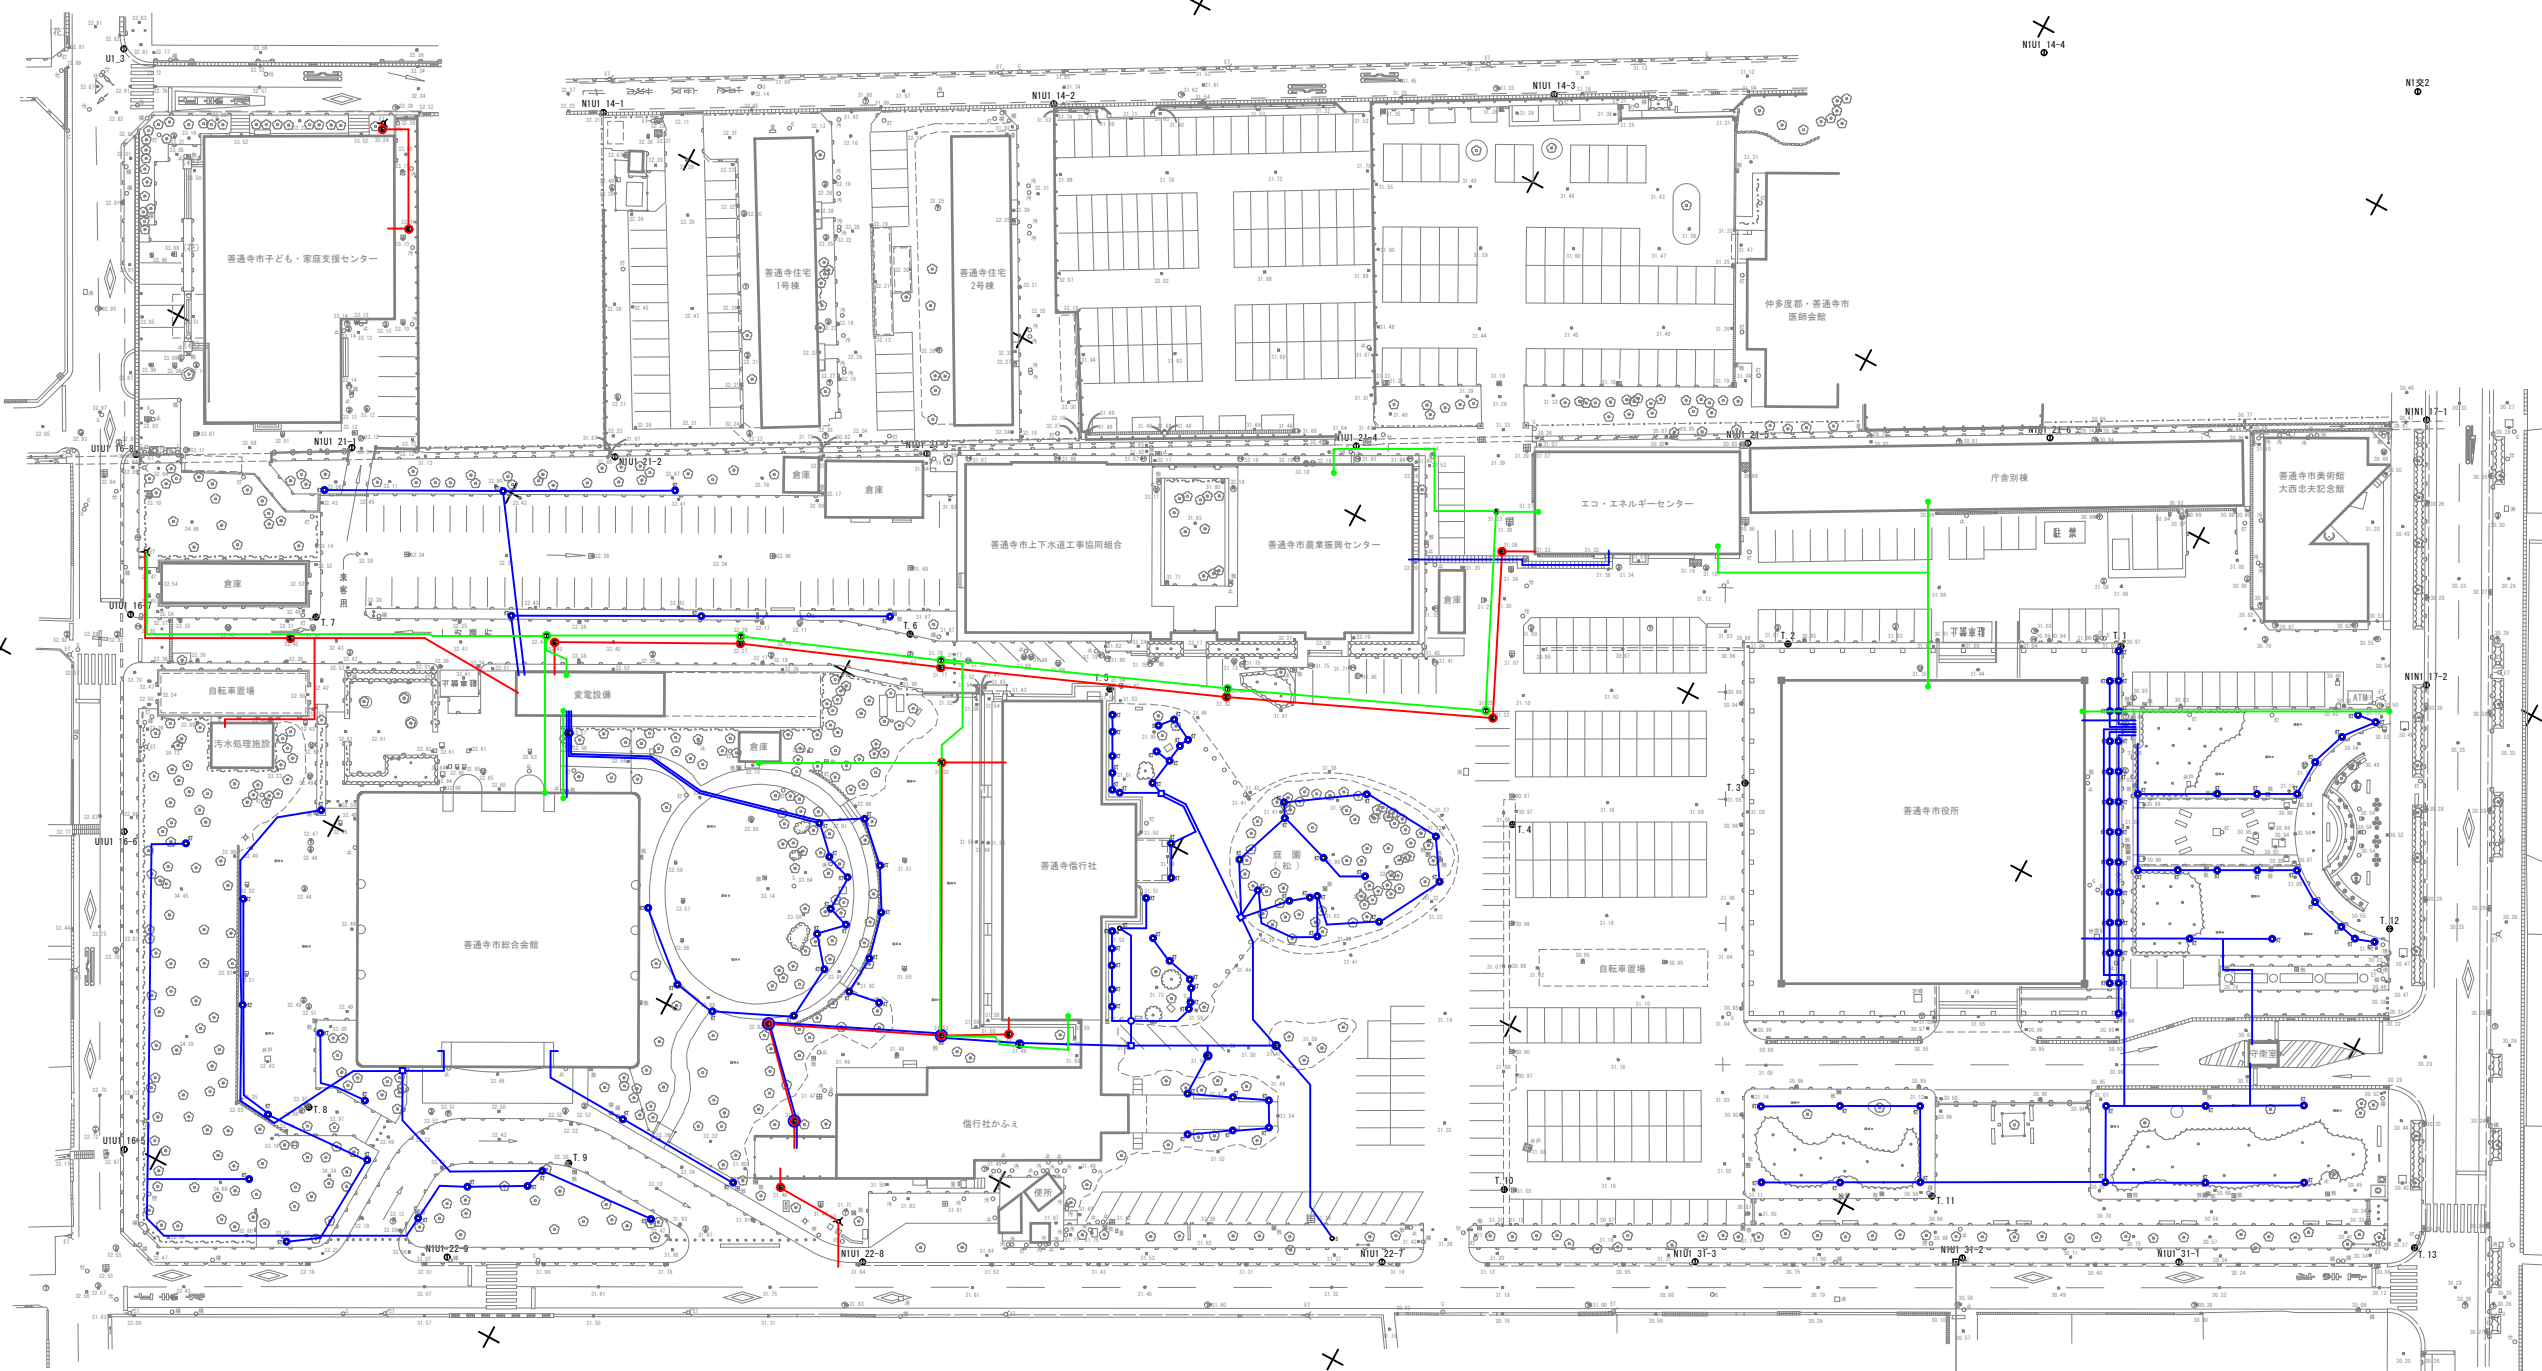

凡例	
線種	名称
— (Red)	高圧電気
— (Blue)	低圧電気
— (Green)	通信

記号凡例			
記号	適用	記号	適用
○標	各種標識	□量	量水器
○C	カーブミラー	○下	下水マンホール
○仕	水道仕切弁	○電	電気マンホール
○止	止水栓	○通	通信マンホール
□散	散水栓	○ガ	ガスマンホール
○G	ガス栓	○水	水道マンホール
○灯	各種照明灯	○マ	マンホール
○S	スピーカー		
○TV	テレビアンテナ		
○停	停留所	≪ET	電力・電話柱
○控	控柱	≪E	電力柱
○汚	汚水枡	≪T	電話柱
□消	消火栓	○	独立樹

年度	平成 27 年度	設計図
業務名	普通寺市庁舎敷地測量調査業務	
位置	普通寺市文京町二丁目 地内	
図面名	電気設備調査平面図	
縮尺	1:500	図面番号 1 / 1
作成年月	平成 28 年 3 月	
会社名		
事業者名	普通寺市	